

07-03-2022

POLICIE ČESKÉ REPUBLIKY
KRAJSKÉ ŘEDITELSTVÍ POLICIE
HLAVNÍHO MĚSTA PRAHY
ODP. SLUŽBY DOPRAVNÍ POLICIE 11
ODDĚLENÍ DOPRAVNÍHO INŽENÝRSTVÍ
140 00 PRAHA 4, KONGRESOVÁ 2


Příloha č. 9 k písemnému stanovisku čj.
KRPA-318386-6ČJ-2021-0000DŽ
Počet listů: 1


plk. Mgr. Jiří Dušek
z r. kpt. Ing. Helena Voříšková


PŘÍLOHA 6



30,00

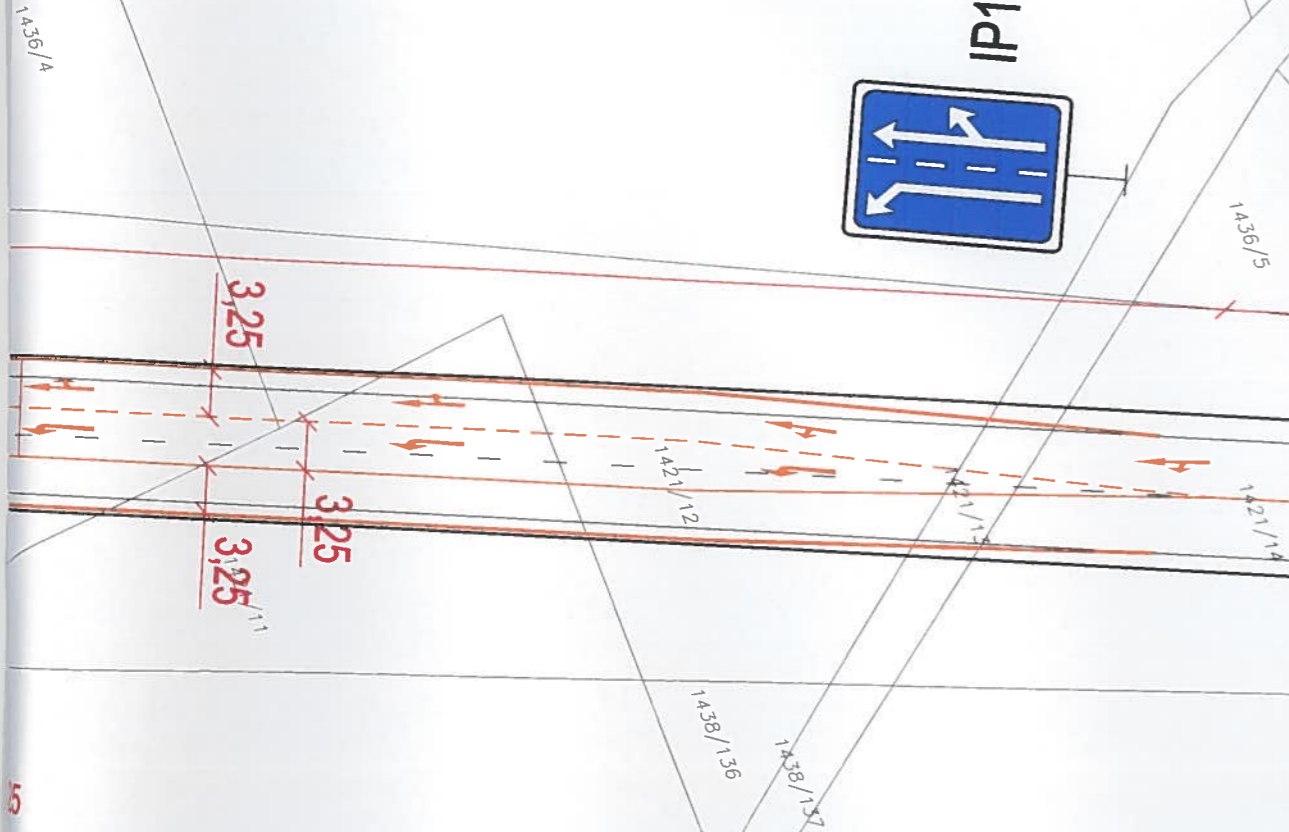

OBJEDNATEL: SKANSKA a.s.		AUTORIZACE:	
INVESTOR: Hl. m. Praha, investiční odbor		PODPIS: <i>[Signature]</i>	
HLAVNÍ PROJEKTANT:  PROJEKT, s.r.o.		ASTRA projekt, s.r.o. obor dopravní stavby Pod Višňovkou 1862/21, 140 00 PRAHA 4 e-mail: astraprojekt@astraprojekt.cz TEL.: 226 201 618 IČ: 242 27 820, DIČ: CZ 24227820	
HLAVNÍ INŽENÝR PROJEKTU: Ing. Vít Pluhař		PODPIS: <i>[Signature]</i>	
PROJEKTANT ČÁSTI PD: Ing. Vít Pluhař		PODPIS: <i>[Signature]</i>	
STAVBA: Stavba č. 0106 "TV Šeberov", etapa 0022 - K Hrnčářům Dopravně inženýrské opatření		ČÍSLO ZAKÁZKY:	ČÍSLO KOPIE: 1
PŘÍLOHA: 1. etapa, úprava řadících pruhů na Kunratické spojení, situace		DATUM DOKONČENÍ: Leden 2022	ČÍSLO PŘÍLOHY: 7.
		STUPĚN DOKUMENTACE RDS	
		MĚŘÍTKO: 1 : 1000 FORMÁT: A4	

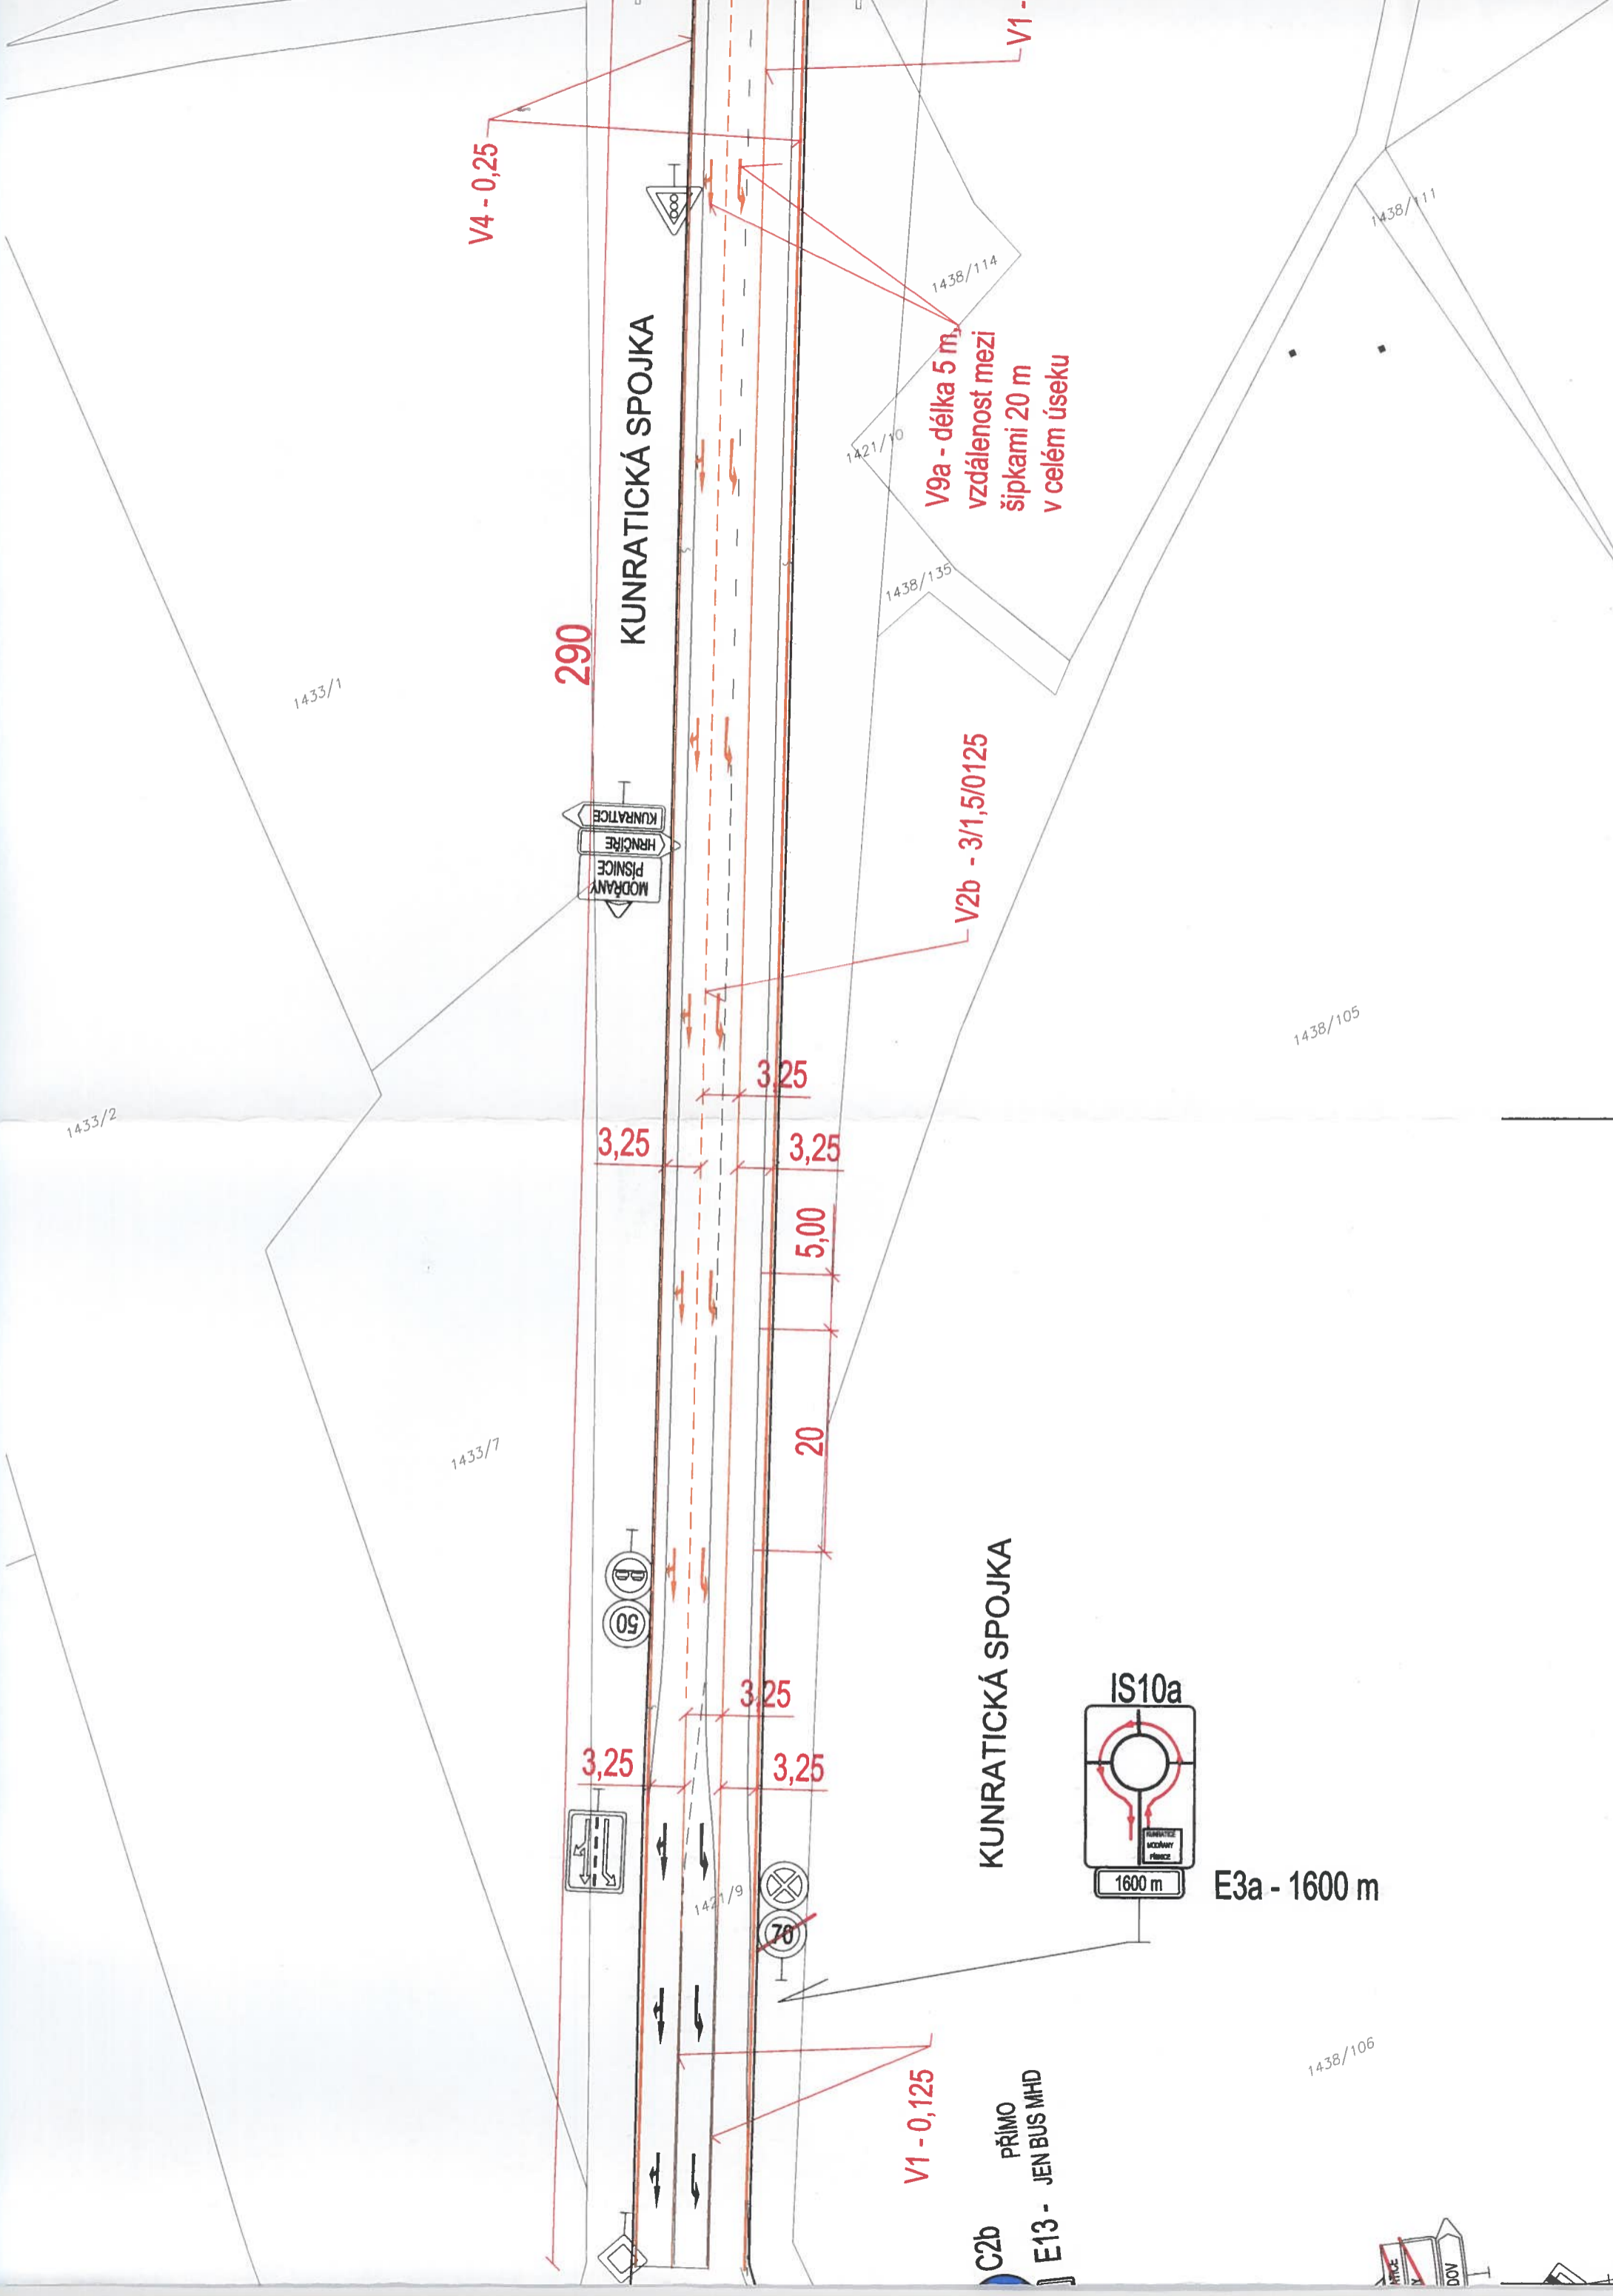

V4 - 0,25


V1 - 0

V9a - délka 5 m,
vzdálenost mezi
šipkami 20 m
v celém úseku

290

KUNRATICKÁ SPOJKA

V2b - 3/1,5/0125

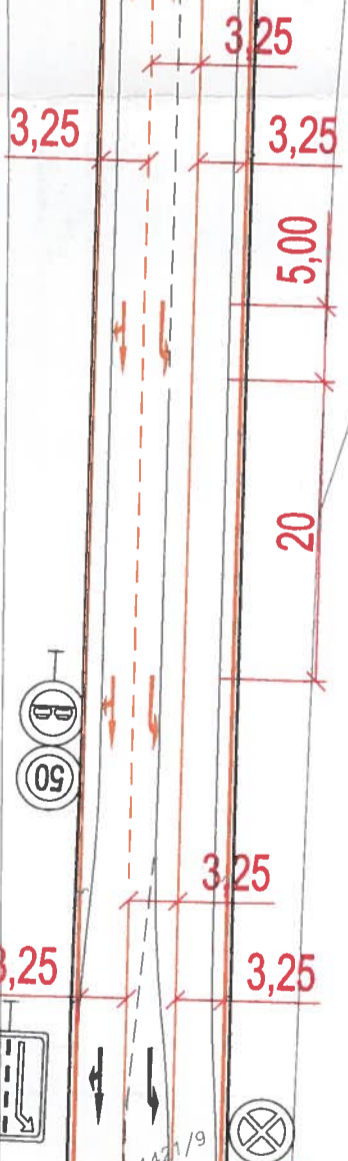

KUNRATICKÁ SPOJKA



E3a - 1600 m

V1 - 0,125

C2b
E13 - JEN BUS MHD
PŘÍMO

1433/1

1433/2

1433/7

1438/114

1421/10

1438/135


1438/111

1438/105

1438/106



K ŠEBERÁKU

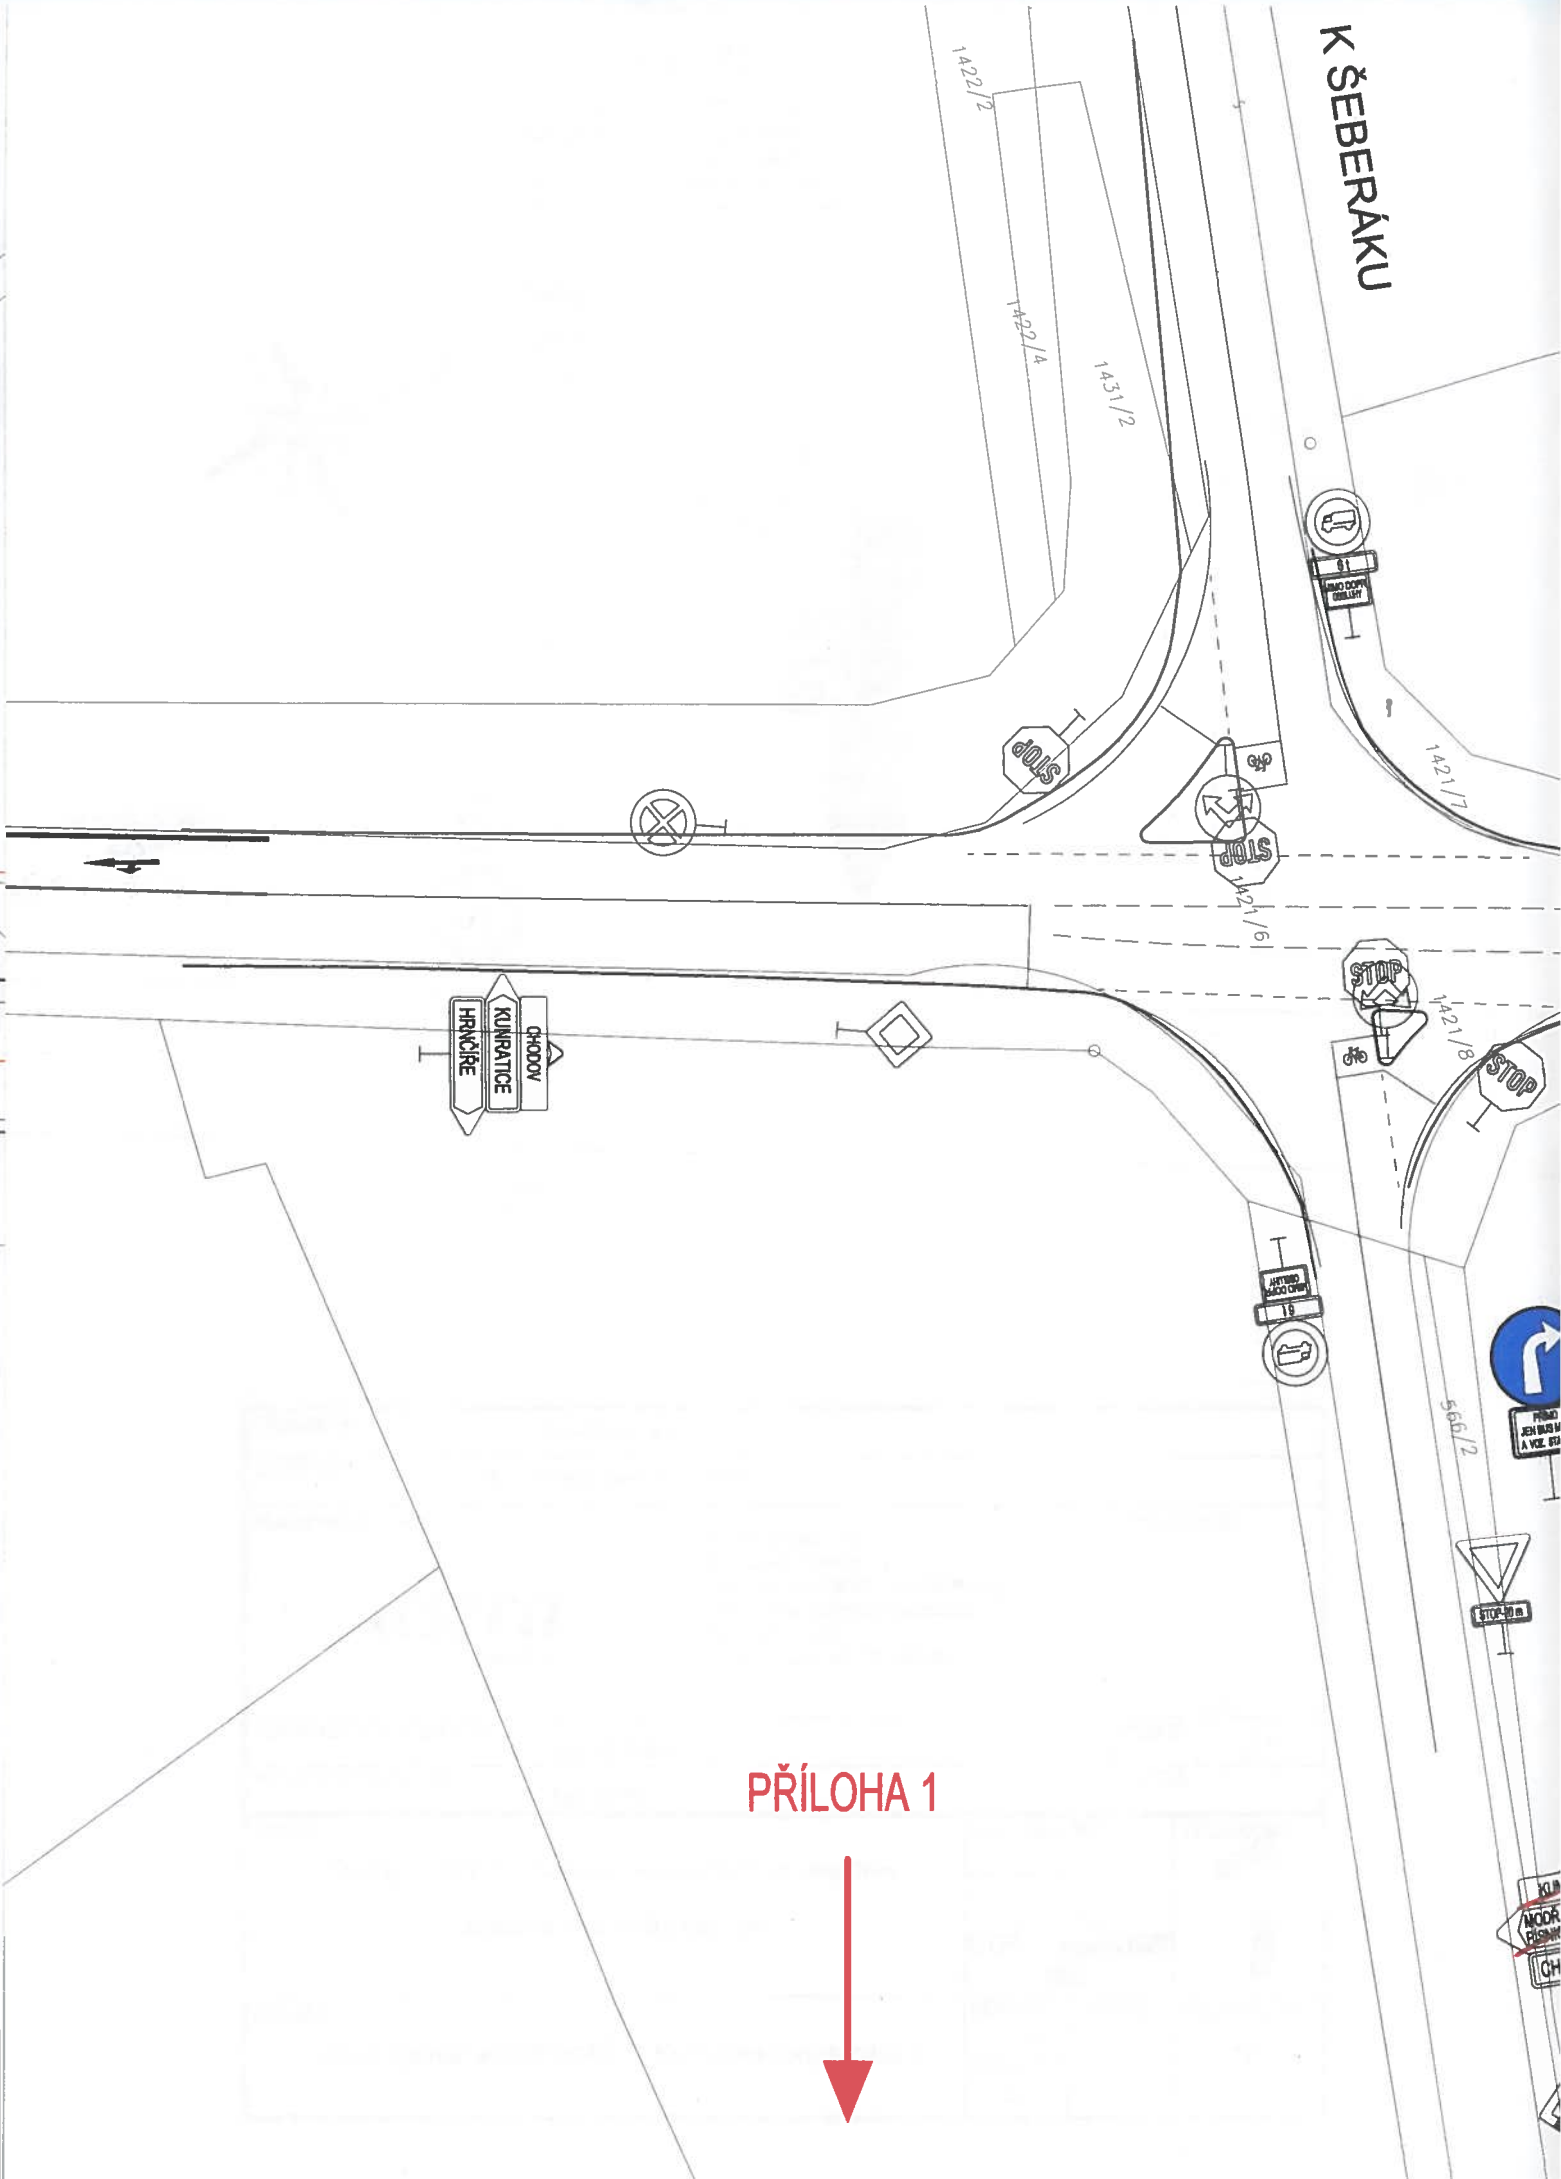

PŘÍLOHA 1

