





# ŠEBEROV

Na Kapliče

K Rozkoši

Nad Jordánkem

## Legenda

-  **B28** NOVÉ DEFINITIVNÍ ZNAČENÍ
-  **B29** STÁVAJÍCÍ DOPRAVNÍ ZNAČENÍ
-  KVĚTINÁČ
-  STÁVAJÍCÍ KOMUNIKACE

Policie České republiky  
 Krajské ředitelství policie hl. m. Prahy  
 Odbor služeb dopravního značení  
 140 úř. Praha 4, Křižkova 12  
 - 11 -  
 C.J. KRPA- 232503-1 / 03-2021 - 0060DZ  
 Dne: 06-09-2021  
 plk. Mgr. Jiří Dušek  
 vedoucí odboru  
 z r. kpt. Ing. Helena Voršíšková

Souhlas  
 s  
 555/29

Souřadnicový systém JTSK		Výškový systém Bpv	
hlavní inženýr projektu:	odpovědný projektant:	autorizační razítko	
Ing. Tomáš Kapal	Ing. Jan Růžička	Ing. Jan Růžička	
Místo stavby:	Nad Jordánkem, Šeberov		
Katastr:	k.ú. Šeberov		
Stavebník:	Sicom s.r.o		
Akce: Studie zklidnění ulice Nad Jordánkem			
Datum: Leden 2021			
Měřítko: 1:500			
Formát: 3xA4			
Číslo paré:			
Příloha:	Číslo přílohy: 001		
Situace - Definitivní dopravní značení			

555/9

553/1

553/4

553/5

555/12

555/19

555/14

555/30



555/11

556/19

556/16


528

555

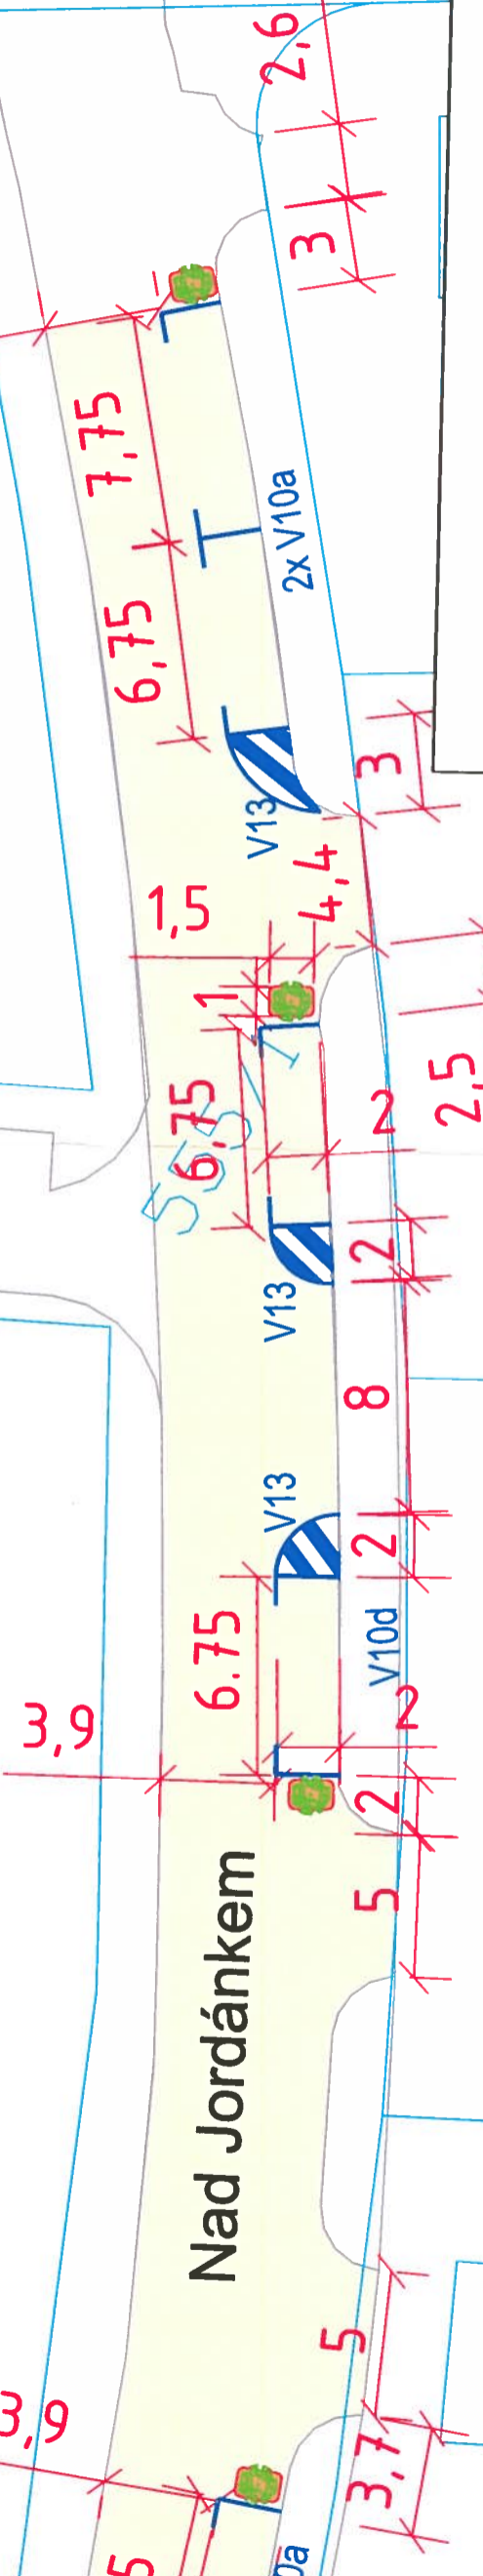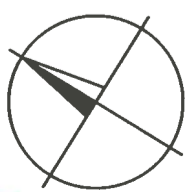

Na Kapličce

# ŠEBEROV

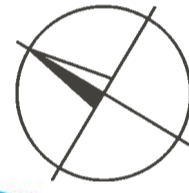

## Nad Jordánkem

**Legenda**

	NOVÉ DEFINITIVNÍ ZNAČENÍ
	STÁVAJÍCÍ DOPRAVNÍ ZNAČENÍ
	KVĚTINÁČ
	STÁVAJÍCÍ KOMUNIKACE

