


VÝKOP NUTNO OHRADIT ZÁBRANAMI SE Z2.
DZ B28 OSADIT 7 DŇI PŘED ZAČÁTKEM PRACÍ.

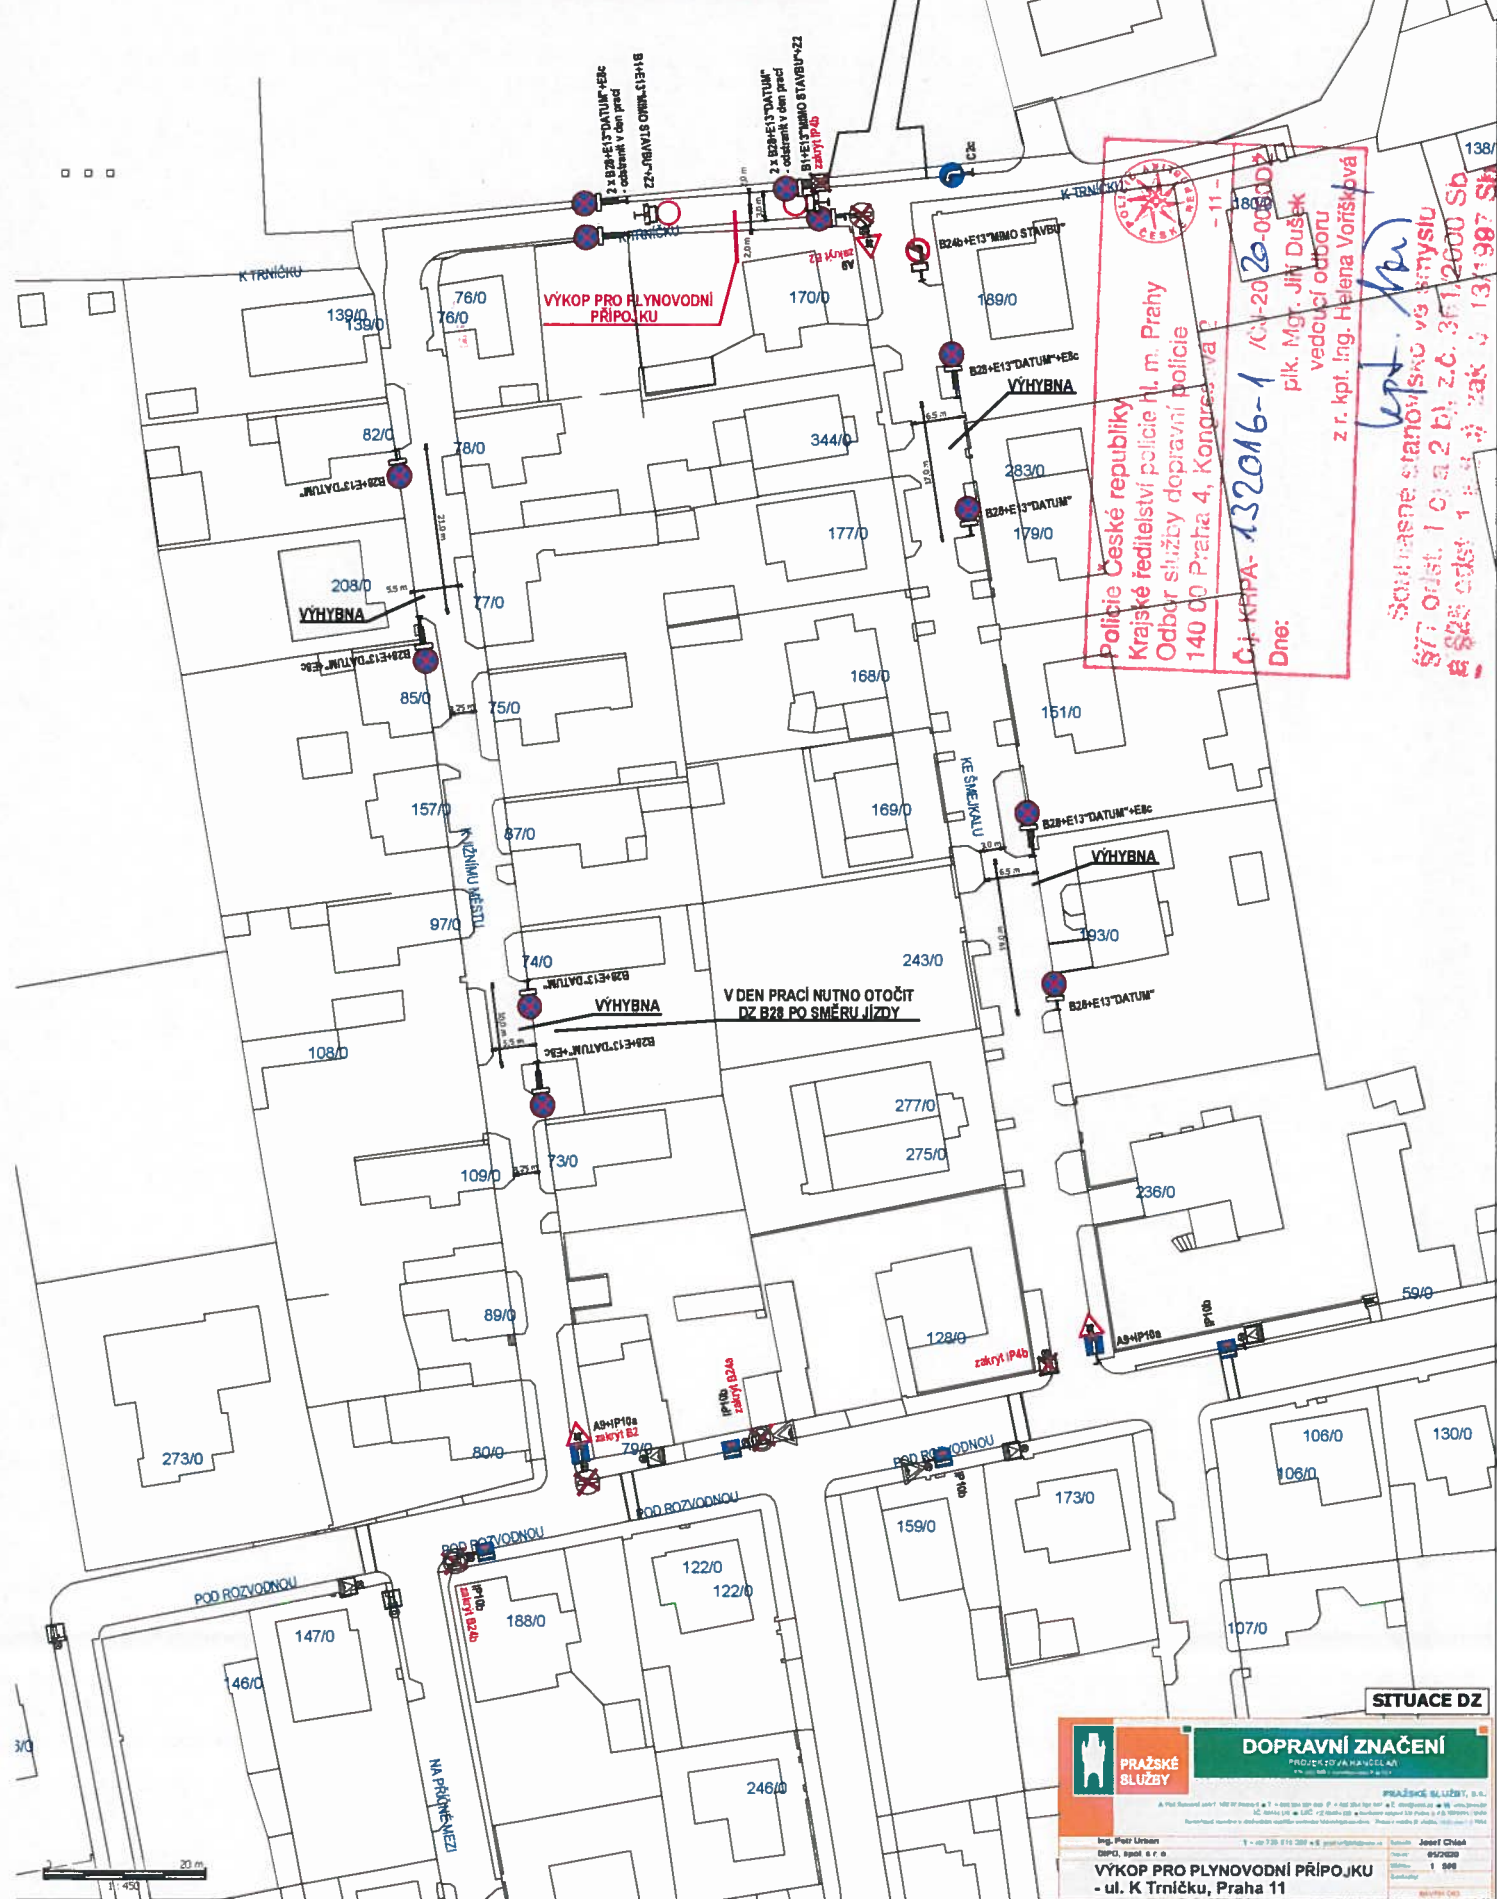


Policejní Česká republika
Krajské ředitelství policie hl. m. Prahy
Odbor služby dopravní policie
140 00 Praha 4, Kongresová 7
- 11 -
Č. j. KRPA-132016-1 /CJ-2020-00005
Dne: 16. 10. 2020
plk. Mgr. Jiří Dušek
vedoucí odboru
z. r. kpt. Ing. Helena Voríšková

Souborné stanovisko vzhledem k vyřazení vzhledem k vyřazení
SRT odst. 1 a 2 b), z.č. 341/2000 Sb.
§ 82a odst. 1 a 2 b) zák. č. 134/1997 Sb.

V DEN PRACÍ NUTNO OTOČIT
DZ B28 PO SMĚRU JÍZDY

SITUACE DZ

	DOPRAVNÍ ZNAČENÍ	
	PRŮJEDNA ZAHRANICÍ	
Ing. Petr Urban	T. 425 739 414 239 + 6	Josef Chlebík
Dřív. spol. s r. o.		05/2020
VÝKOP PRO PLYNOVODNÍ PŘÍPOJKU		0000001
- ul. K Trníčku, Praha 11		

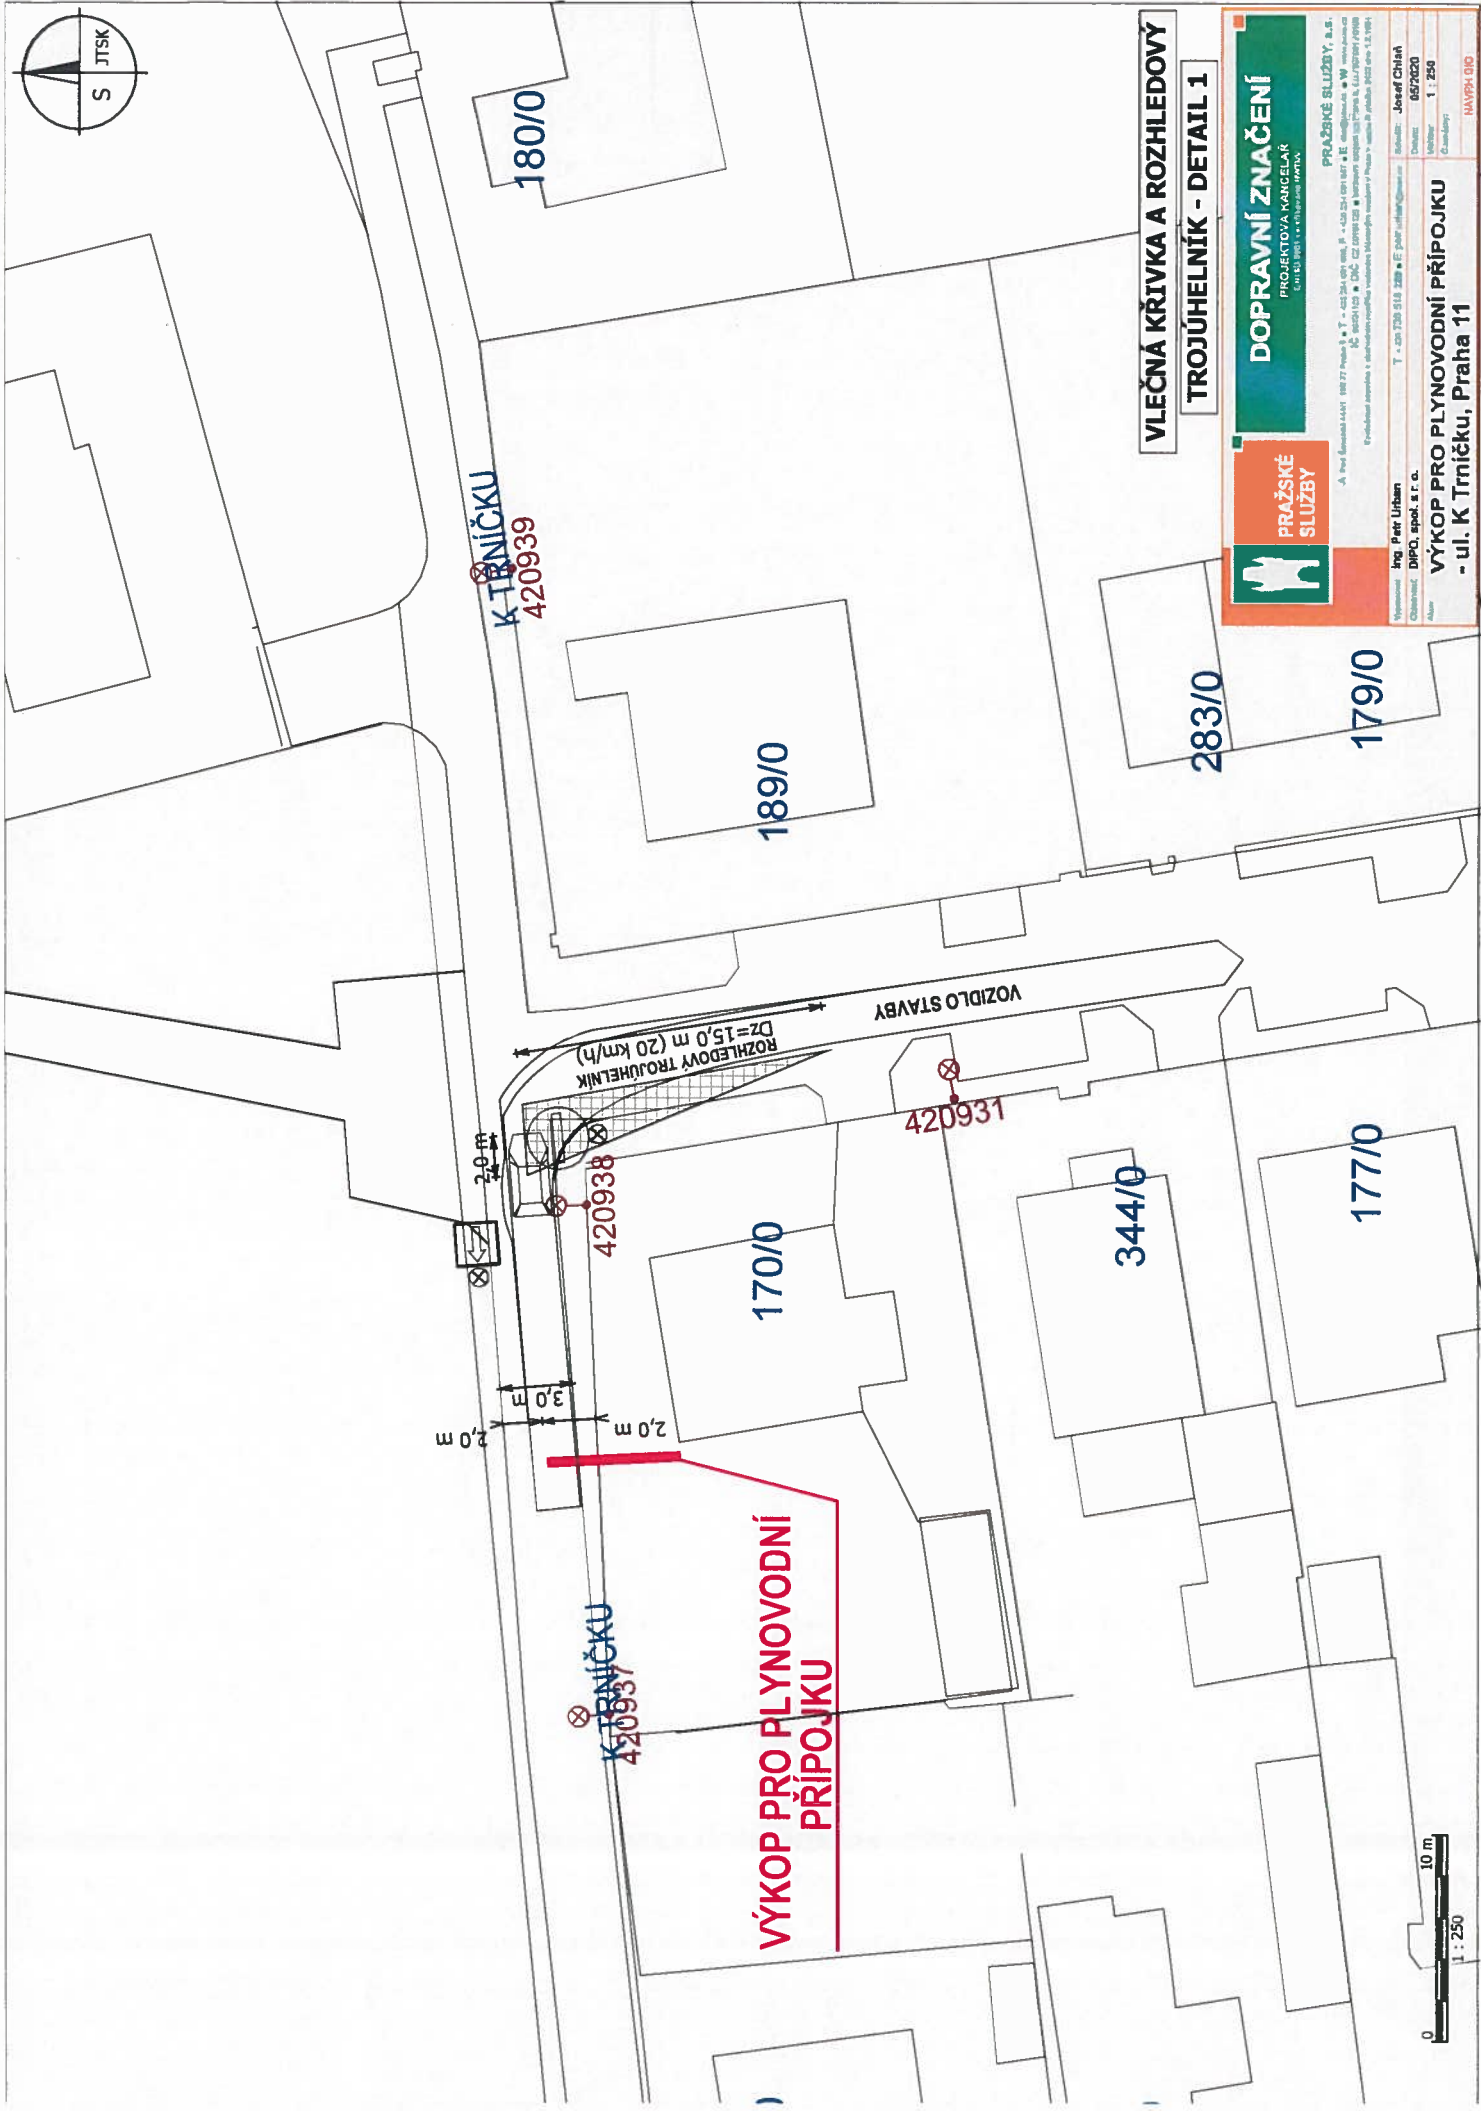

K TRNÍČKU
420939

180/0

189/0

283/0

179/0

2,0 m

3,0 m

2,0 m

K TRNÍČKU
420937

170/0

420938

420931

344/0

177/0

ROZHLÉDOVÝ TROJÚHELNÍK
Dz=15,0 m (20 km/h)

VOZIDLO STAVBY

**ÝKOP PRO PLYNOVODNÍ
PŘÍPOJKU**

**VLEČNÁ KŘIVKA A ROZHLÉDOVÝ
TROJÚHELNÍK - DETAIL 1**




DOPRAVNÍ ZNAČENÍ
PROJEKTOVA KANCELÁŘ
SVOJÍ PRÁČÍ V OBLASTI PRAHY

PRAŽSKÉ SLUŽBY, s.r.o.
PROJEKTOVA KANCELÁŘ
SVOJÍ PRÁČÍ V OBLASTI PRAHY
A. Pod Ševcův 1441 100 07 Praha 8, T. +420 24 691 881, F. +420 24 691 887, E. info@ps.cz, W. www.psc.cz
IČ: 25291523 • DIČ: CZ 25291523 • Identifikační číslo Úřadu: 611/2007/P/008
Výhledová mapa a technický popis v rámci územního rozhodnutí v Praze - územní plán Praha 8, územní plán 1.5.1991

Vypracoval:	Ing. Petr Urban	T. +420 730 913 328 • E. ps@ps.cz	Projektant:	Josef Chláb
Obdobnost:	DIPD, spol. s r. o.		Datum:	05/2020
Algor:			Stupeň:	1 : 250
			Číslo:	
				IAVPPH 010



1 : 250

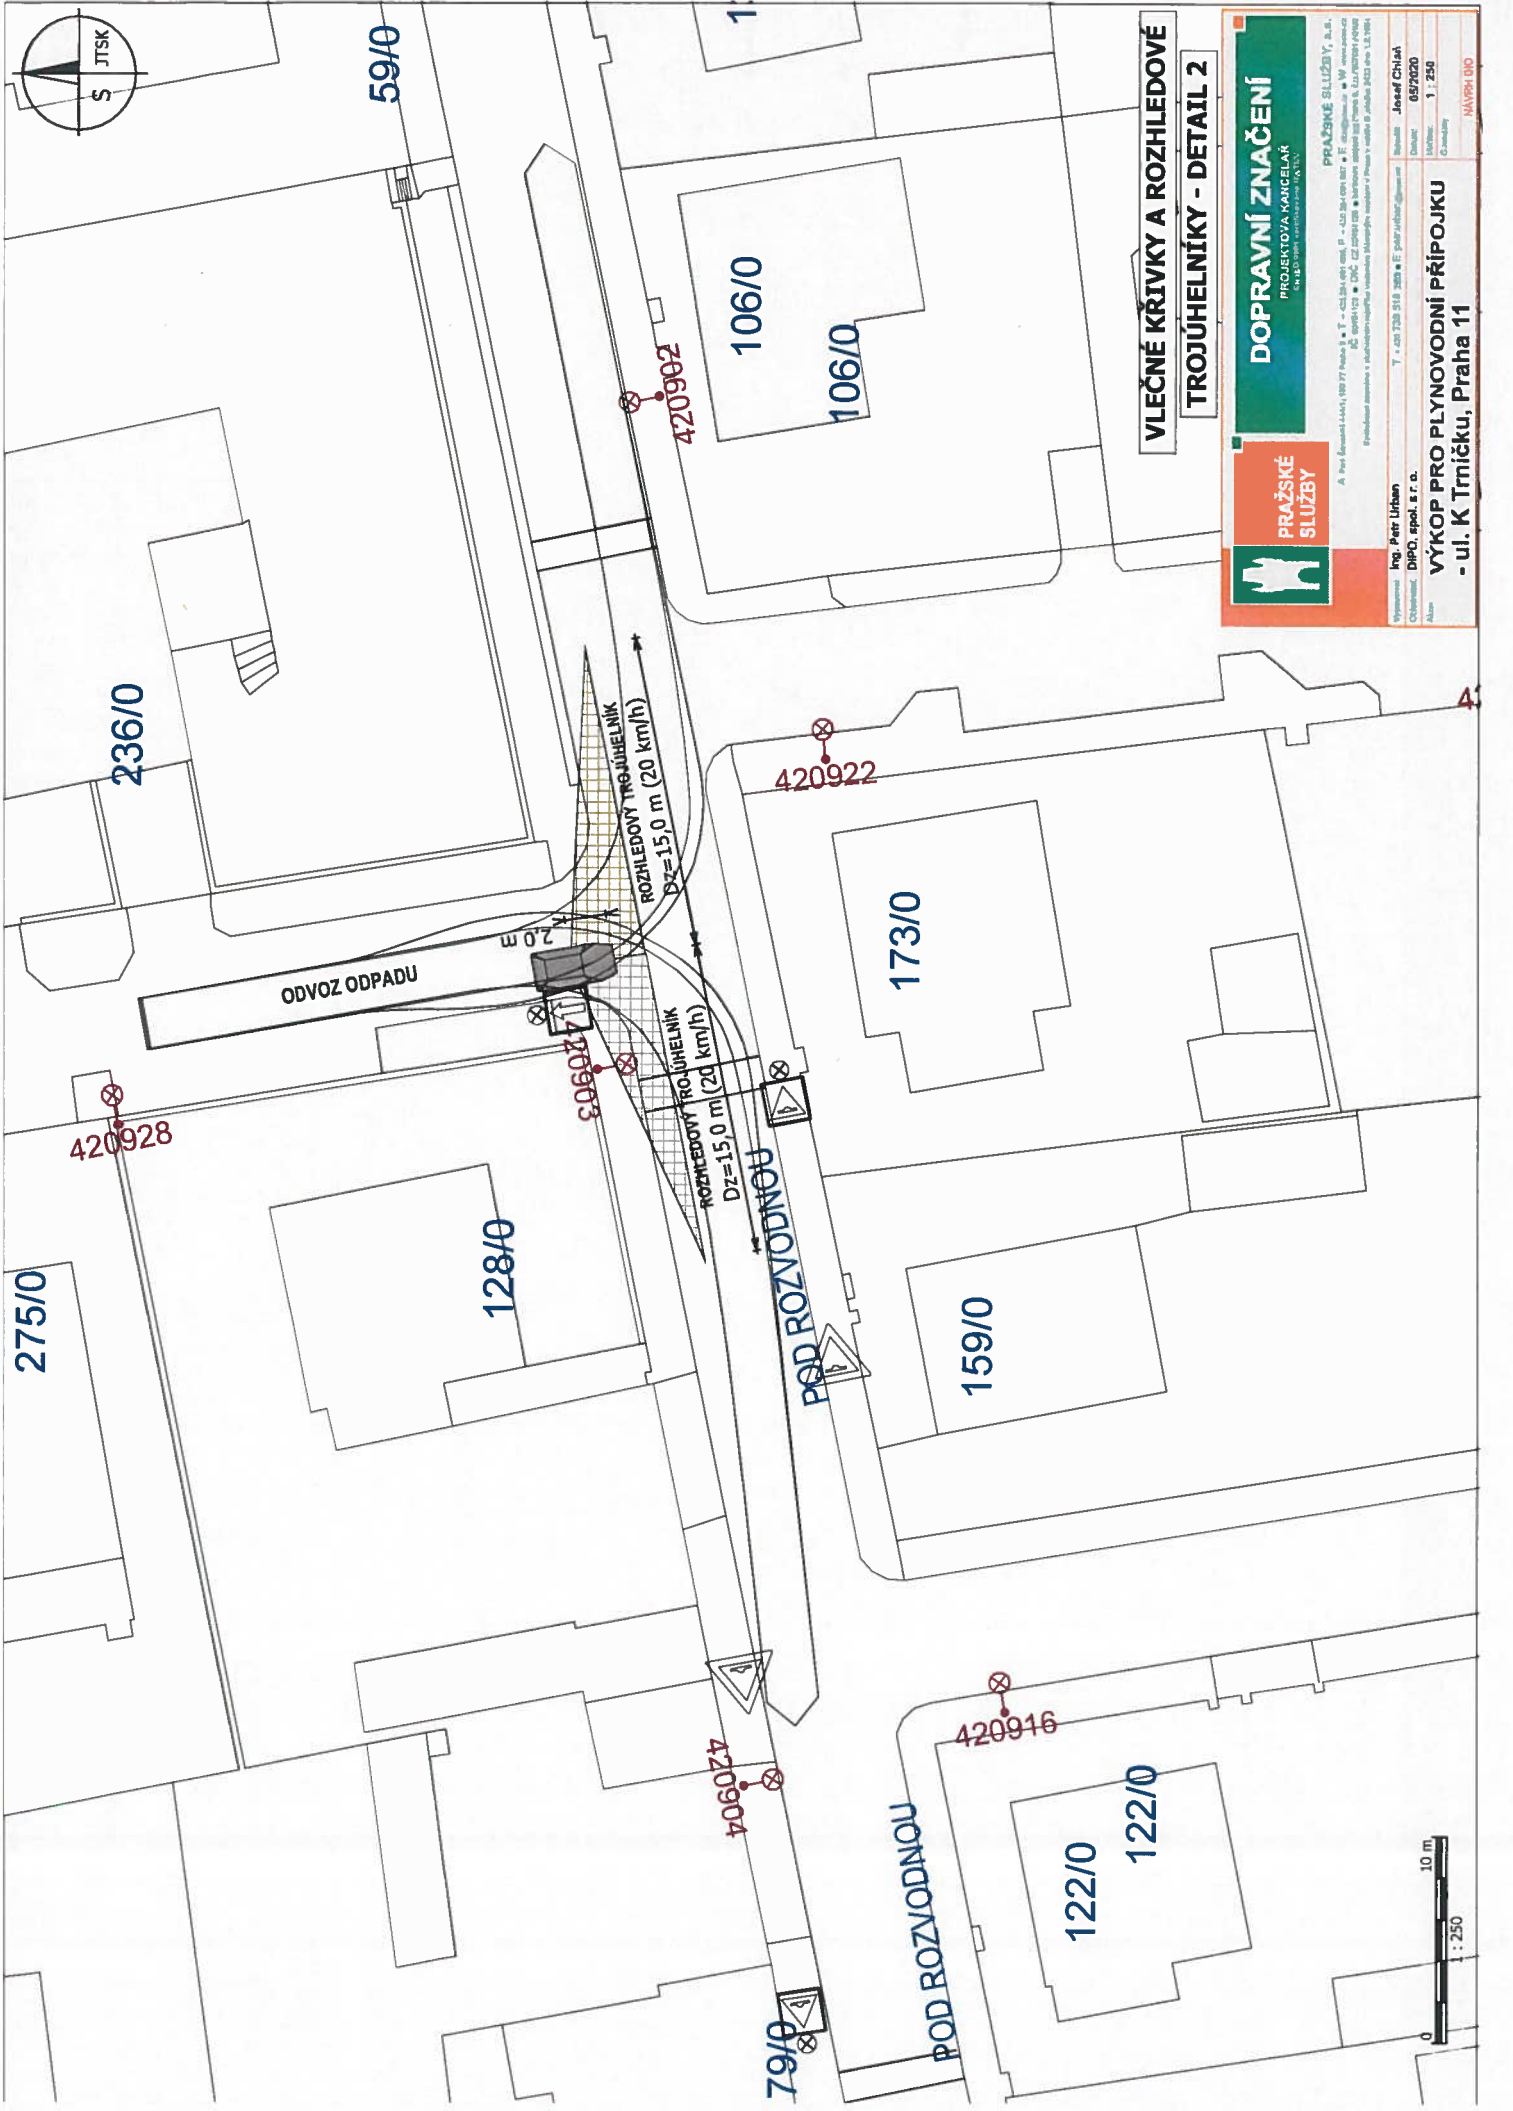

VLEČNÉ KŘIVKY A ROZHLÉDOVÉ
TROJÚHELNÍKY - DETAIL 2



PRAŽSKÉ
SLUŽBY

DOPRAVNÍ ZNAČENÍ
PROJEKTOVA KANCELÁŘ

PRAŽSKÉ SLUŽBY, s.r.o.
PROJEKTOVA KANCELÁŘ
Česká republika, Praha 8, IČ: 25212122, DIČ: CZ 25212122
Sídlo: Křižkova 10, 182 00 Praha 8, tel: +420 224 91 91 91
e-mail: info@prazske-sluzby.cz, www.prazske-sluzby.cz

Výkres: Ing. Petr Urbán
Číslo výkresu: D1P0, epod, s.r.o.
Měřítko: 1:250
Dátum: 05/2020
Autor: Josef Chládek
NÁVRH DOP.

VÝKOP PRO PLYNOVODNÍ PŘÍPOJKU
- ul. K Trníčku, Praha 11